


ISTNIEJĄCY BUDYNEK SZKOŁY

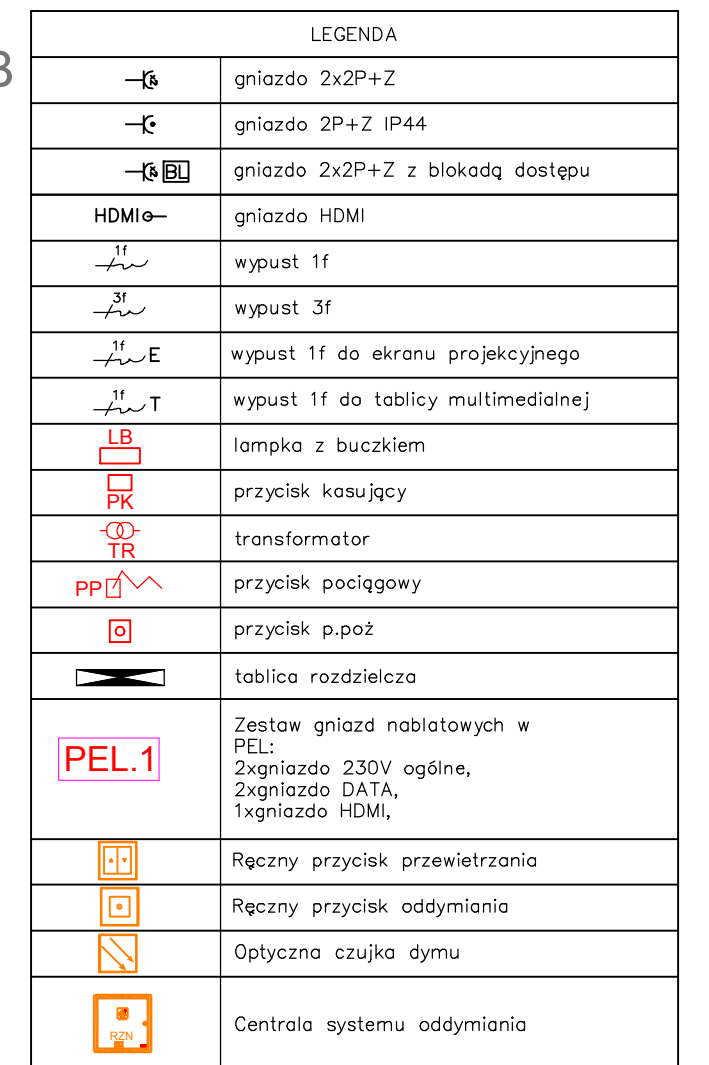

<p>Nazwa inwestycji:</p> <p>ROZBUDOWA BUDYNKU ZESPOŁU SZKÓŁ W GNIEWCZYŃNIE ŁAŃCUCKIEJ WRAZ Z REALIZACJĄ WEWNĘTRZNYCH INSTALACJI: WOD.-KAN., C.O., GAZ, WENTYLACJI MECHANICZNEJ I ELEKTRYCZNEJ, PRZEBUDOWĄ ZEWNĘTRZNYCH INSTALACJI: WODOCiąGOWEJ I KANALIZACYJNEJ GAZU PRZENIESIENIEM STACJI TRANSFORMATOROWEJ</p>		<p>Etap: projekt techniczny</p>	
<p>Inwestor:</p> <p>GINA TRYNČA, TRYNČA 127, 37-204 TRYNČA</p>		<p>Branża: elektryczna</p>	
<p>Adres inwestycji:</p> <p>GNIEWCZYŃNA ŁAŃCUCKA 608, 37-203 GNIEWCZYŃNA ŁAŃCUCKA, DZ. NR 3692, 3715 OBR. 0002 GNIEWCZYŃNA ŁAŃCUCKA, JEDN. EW. 181408-2, IDENTYFIKATOR DZIAŁKI: 181408_2.0002.3692, 181408_2.0002.3715</p>		<p>Data: 01.10.2021 r.</p>	
<p>Wykonawca: Biuro Projektów Audytów i Analiz Sp. z o.o. ul. Zemborska 53 20 - 445 Lublin tel.664 - 566 - 191</p>			
Funkcja	Imię i Nazwisko	Uprawnienia	Podpis
Projektant	mgr inż. Adrian Łętkowski	LUB/0085/PODE/12	
Sprawdzający	mgr inż. Norbert Gajda	LUB/0068/PWBE/15	
Nazwa rysunku	Rzut parteru - instalacje gniazdowe		Skala 1:100
			Nr rysunku E05